


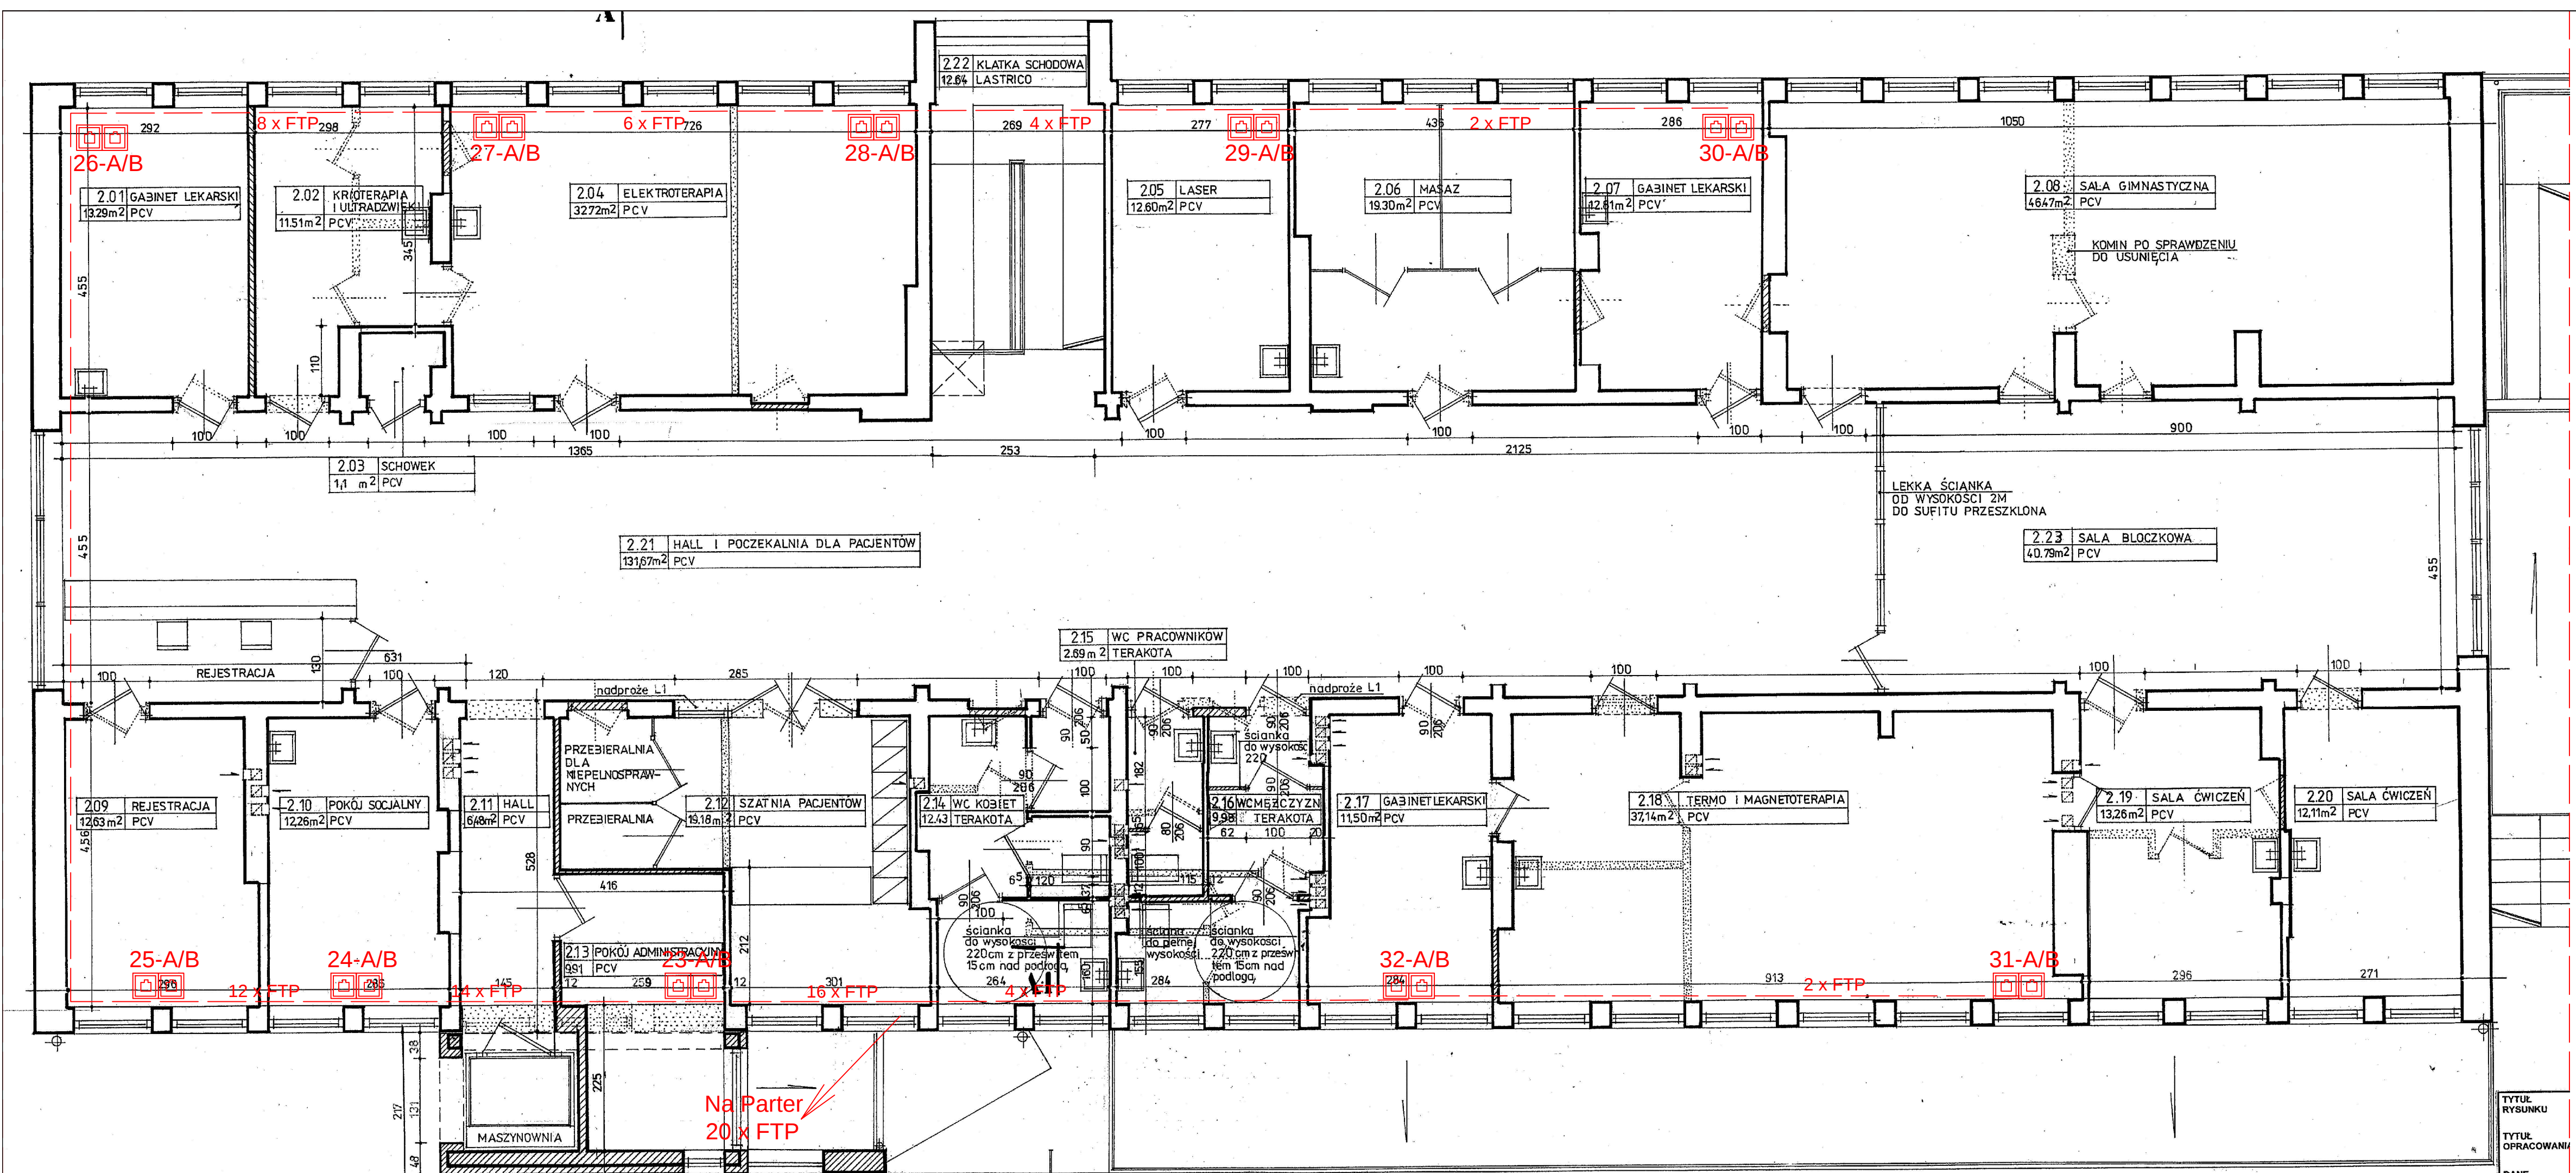

LEGENDA:



2 x FTP

- podwójne gniazdo RJ45 FTP, w obudowie natynkowej typu MOSAIC

- Linia okablowania LAN z oznaczeniem ilości kabli FTP

DATA NET Jarosław Jagodziński i Wspólnicy Sp. z o.o.
09-407 Pąck, ul. Kolberga 16

PROJEKT:
Projekt sieci strukturalnej teleinformatycznej dla Pąckiego Zakładu opieki zdrowotnej Sp. z o.o.

BUDYNEK:
Przychodnia PZOZ przy ul. Reja w Pącku

RYSEK:
Sieć LAN - rzut piątra I


PROJEKTANT:
mgr inż. Jacek Zgorzelski

SPRAWODZĄCY:
mgr Marek Owczarek

SKALA:
1:100

NUMER:
28

DATA:
10.2011

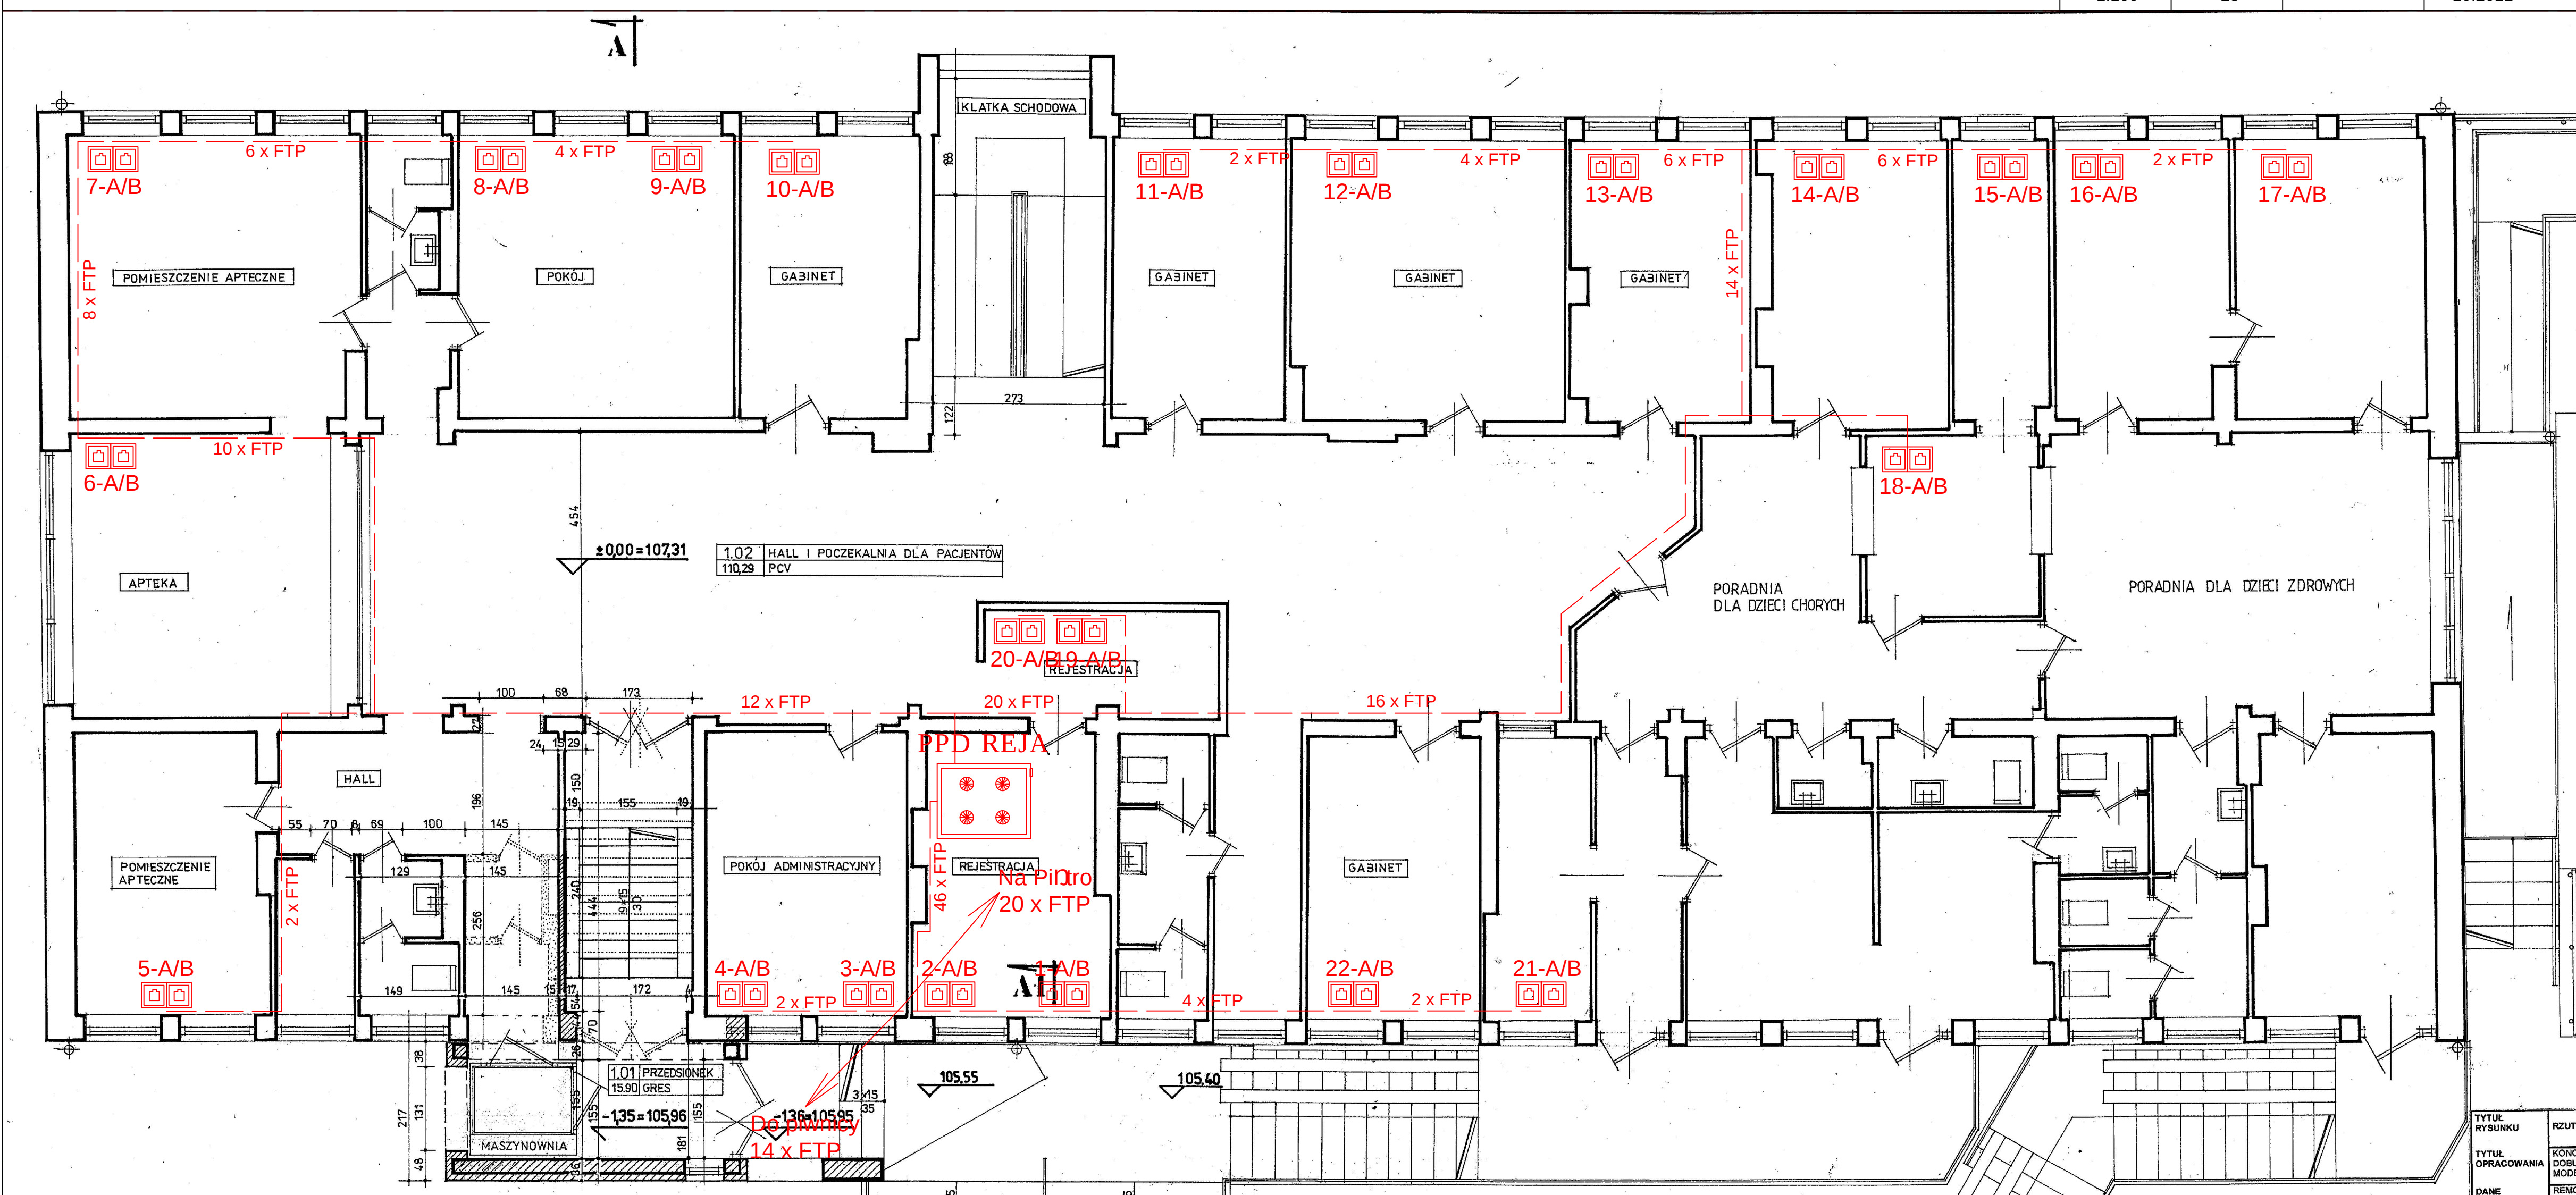

LEGENDA:



2 x FTP

- podwójne gniazdo RJ45 FTP, w obudowie natynkowej typu MOSAIC

- Linia okablowania LAN z oznaczeniem ilości kabli FTP

DATA NET Jarosław Jagodziński i Wspólnicy Sp. z o.o.
09-407 Pąck, ul. Kolberga 16

PROJEKT:
Projekt sieci strukturalnej teleinformatycznej dla Pąckiego Zakładu opieki zdrowotnej Sp. z o.o.

BUDYNEK:
Przychodnia PZOZ przy ul. Reja w Pącku

RYSEK:
Sieć LAN - rzut parteru


PROJEKTANT:
mgr inż. Jacek Zgorzelski

SPRAWODZĄCY:
mgr Marek Owczarek

SKALA:
1:100

NUMER:
27

DATA:
10.2011

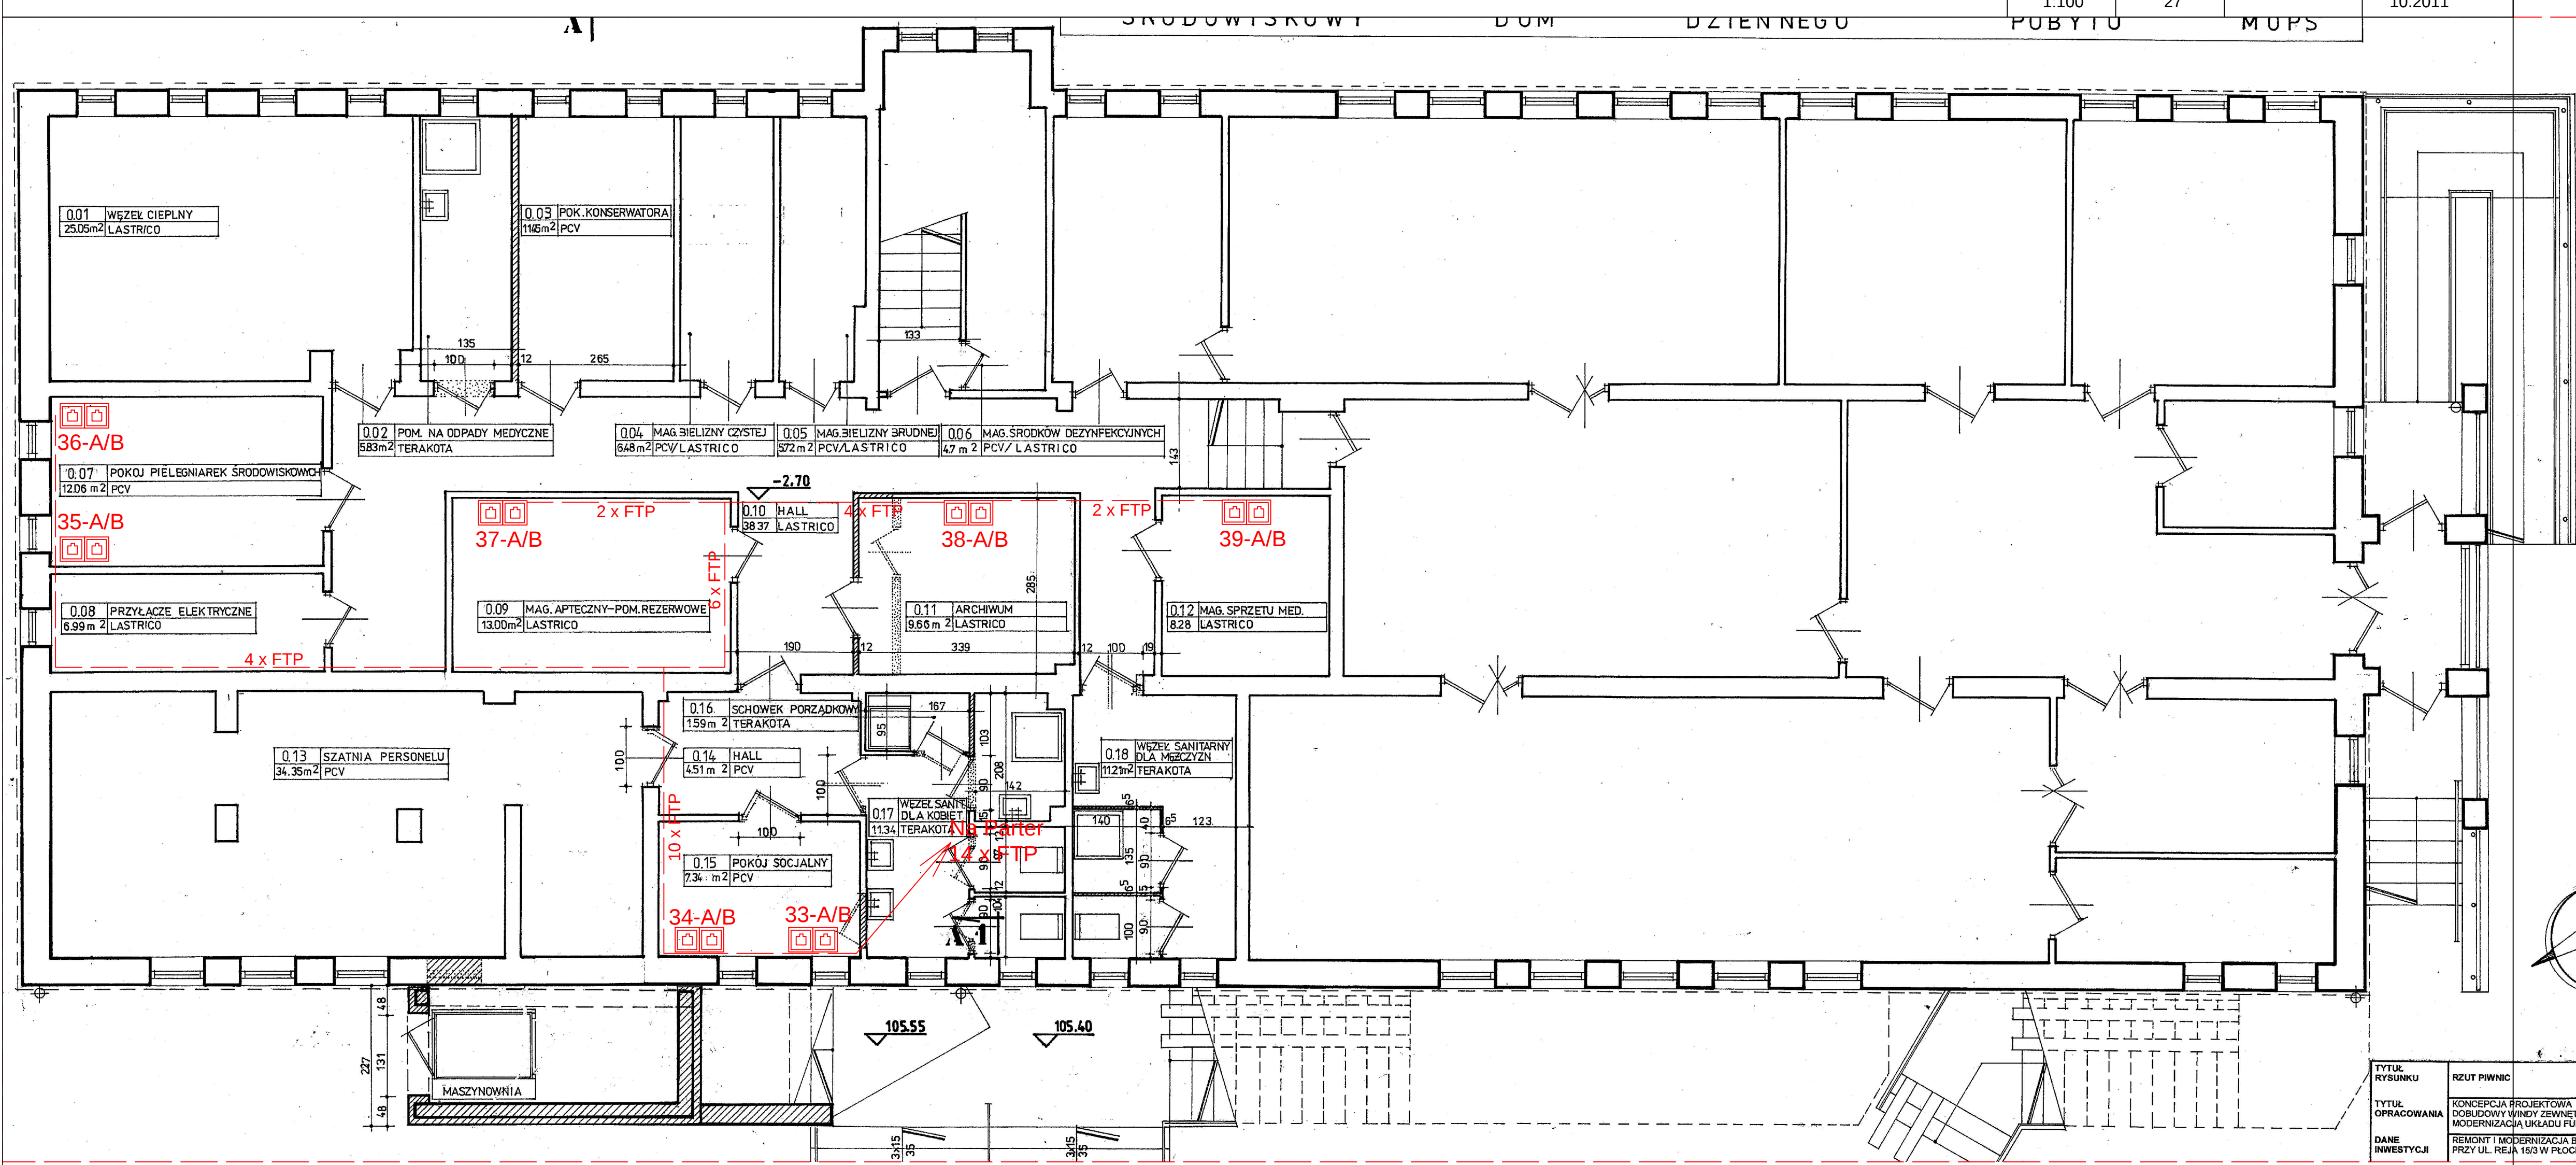

LEGENDA:



2 x FTP

- podwójne gniazdo RJ45 FTP, w obudowie natynkowej typu MOSAIC

- Linia okablowania LAN z oznaczeniem ilości kabli FTP

DATA NET Jarosław Jagodziński i Wspólnicy Sp. z o.o.
09-407 Pąck, ul. Kolberga 16

PROJEKT:
Projekt sieci strukturalnej teleinformatycznej dla Pąckiego Zakładu opieki zdrowotnej Sp. z o.o.

BUDYNEK:
Przychodnia PZOZ przy ul. Reja w Pącku

RYSEK:
Sieć LAN - rzut piwnicy

PROJEKTANT:
mgr inż. Jacek Zgorzelski

SPRAWODZĄCY:
mgr Marek Owczarek

SKALA:
1:100

NUMER:
26

DATA:
10.2011